


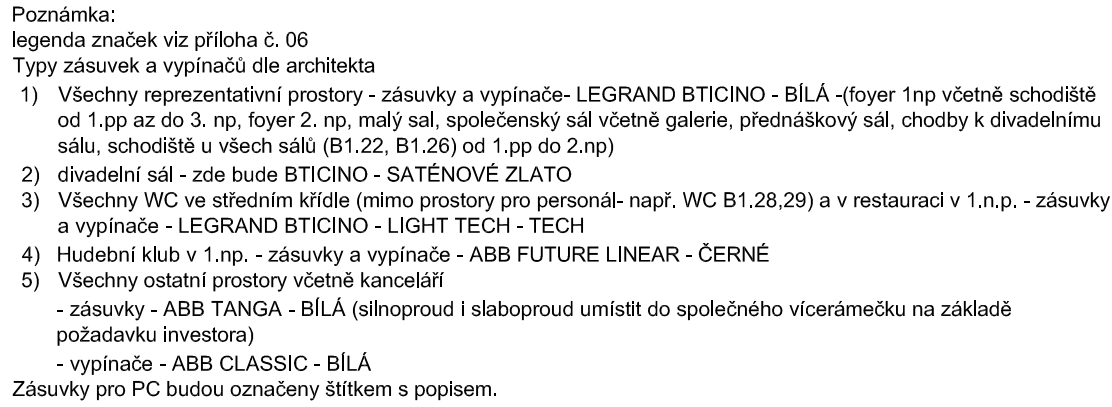

Celková plocha [m²]: 326,19



JTSK $\pm 0,000 = 246,580 \text{ m n.m.}$ Bpw

PROJEKTOVÁ, INŽENÝRSKÁ A KONZULTAČNÍ ORGANIZACE CERTIFIKÁT ISO 9001 IČO 601913820			
PROJEKTANT	VYPRACOVAL	KONTROLA	HL.INŽ.PROJEKTU
Jaroslav Němec	Antonín Brčák	Ing. Vladimír Pospíšil	Ing. David Kania
			
® VPO DECO PRAHA a.s. POBOŘENÁ 20, 180 00 PRAHA 6			
AKCE REKONSTRUKCE A MODERNIZACE DOMU KULTURY POKLAD		ATELIER POZEMČNÍCH STAVB	
SO02 – OBJEKT DOMU KULTURY J00 – Zřízení silnoproudé elektrotechniky		ČÍSLO ZAKÁZKY 2–0299–00/40	
		DOKUMENTACE DPS	
		MĚŘÍTKO 1:100	
		DATUM 11.2012	
OBSAH PŘÍLOHY		POČET FORMÁTŮ 8 A4	
Půdorys 3.NP – střední křídlo (B) – Technologické instalace		ČÍSLO KOPIE	
		ČÍSLO PŘÍLOHY	
KOD		A PRAHA 002_002_17_121130	
DOKUMENTACE LZE UŽÍVAT POUZE VE SMYSLU PŘÍSLUŠNÉ SMLOUVY O DÍLO. VÝKRES, ŽE JEHO ČÁST, MŮŽE BÝT KOPÍROVÁN NEBO JINÝM ZPŮSOBEM ROZŠŘOVÁN POUZE PO PŘEDCHOZÍMU SOHLÁSENÍ VPO DECO PRAHA a.s.			