


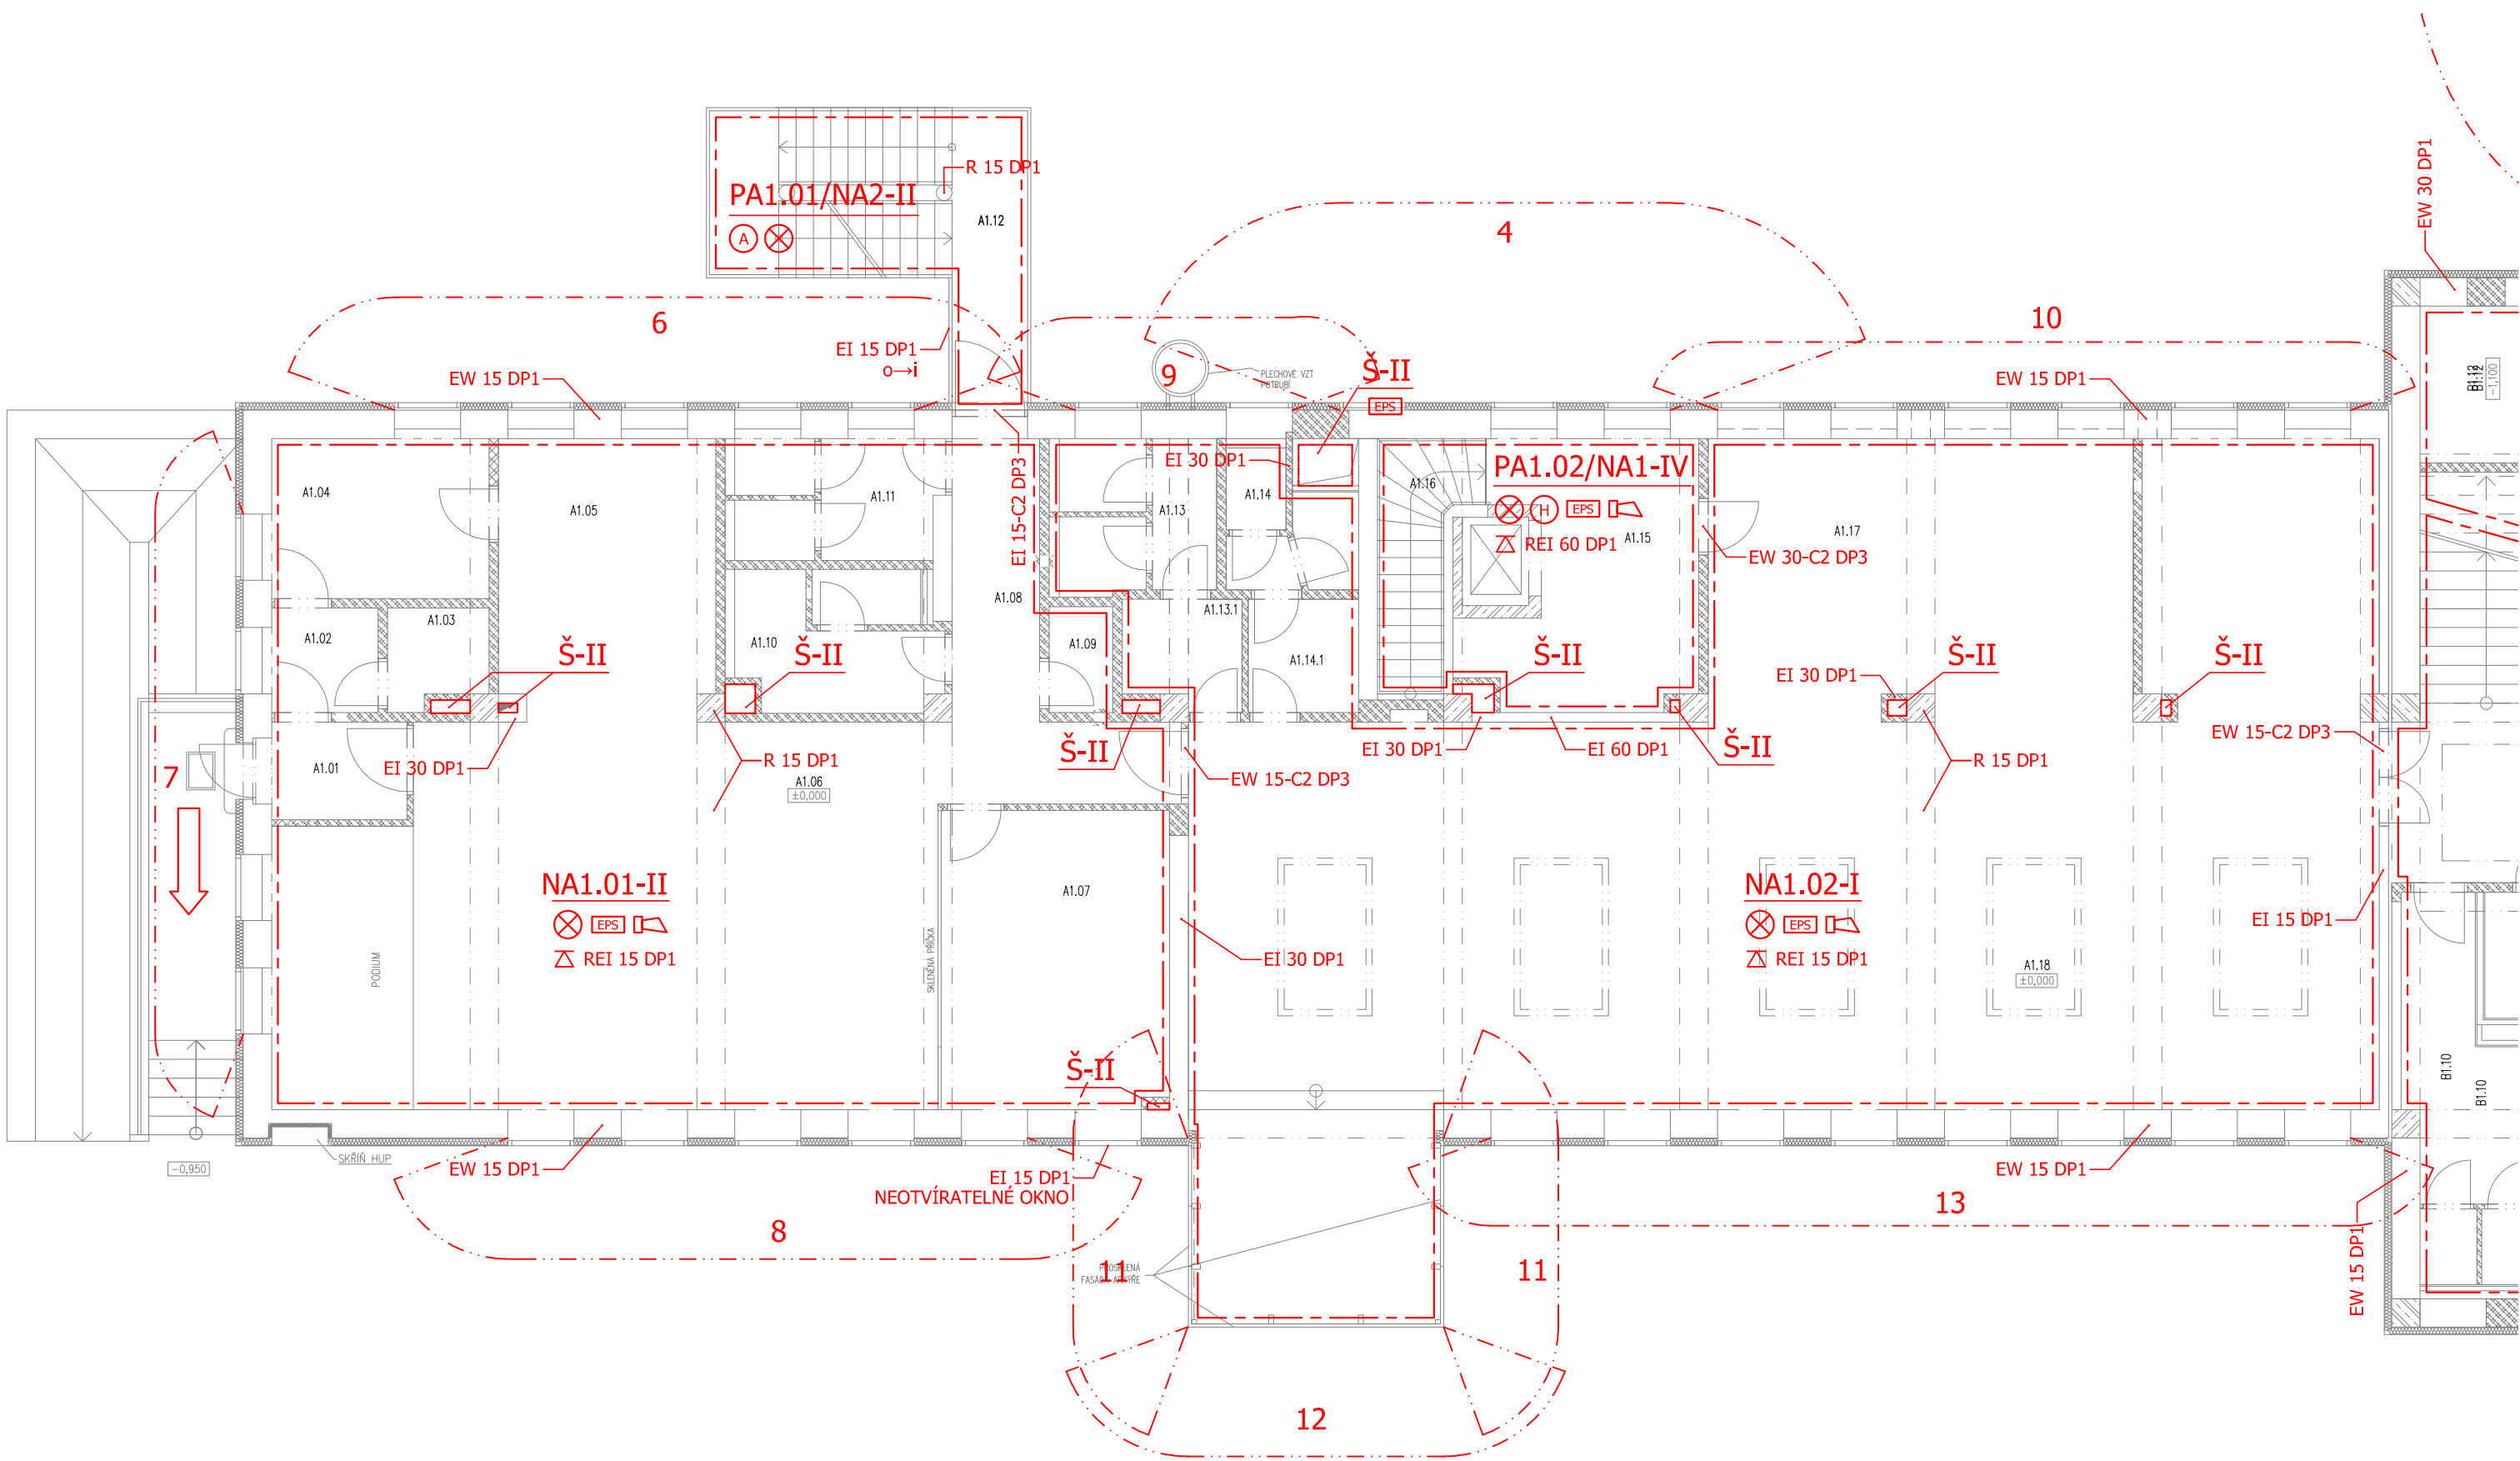

TABULKA MÍSTNOSTÍ		
Číslo	Jméno	Plocha [m ²]
A1.01	ZÁDVEŘÍ	3,52
A1.02	PŘEDSÍŇKA	2,81
A1.03	WC PERSONÁL	2,52
A1.04	SKLAD	8,8
A1.05	BAR	15,19
A1.06	HUDEBNÍ KLUB	63,1
A1.07	SALONEK	18,34
A1.08	KOMUNIKACE	11,73
A1.09	ÚKLID	1,68
A1.10	WC MUŽI	7,67
A1.11	WC ŽENY	6,53
A1.12	VEKNOVNÍ SCHODIŠTĚ	14,19
A1.13	WC MUŽI	6,96
A1.13.1	WC MUŽI – PŘEDSÍŇ	3,1
A1.14	WC ŽENY	3,66
A1.14.1	WC ŽENY – PŘEDSÍŇ	3,06
A1.15	PŘÍPRAVNA	14,08
A1.16	SCHODIŠTĚ	4,97
A1.17	BAR	29,97
A1.18	RESTAURACE	151,27

Celková plocha [m²]: 373,15

LEGENDA POŽÁRNÍCH ÚSEKŮ :

Ozn. PÚ	Název požárního úseku
PA1.01/NA2	CHÚC typu A
PA1.02/NA1	Kuchyně
NA1.01	Hudební klub
NA1.02	Restaurace

LEGENDA PO:

OZNAČENÍ	VÝZNAM
— · —	Hranice požárních úseků
⚡ REI 60 DP1	Požární odolnost stropů
REI 60 DP1	Požární odolnost stěn
EI 30 DP1	Požární odolnost dveří (oken)
S	Kouřotěsnost
C	Samozavírač
ČCHÚC	Částečně chráněná úniková cesta
Ⓐ	Chráněná úniková cesta typu A
ⓧ	Nouzové osvětlení
Ⓜ	Vnitřní hydrant
EPS	Elektrická požární signalizace
OPPO	Obslužné pole požární ochrany
KTPD	Klíčový trezor požární ochrany
Ⓜ	Ústředna EPS
CS TS	Central stop, Total stop
Ⓜ	Akustický signál
Ⓜ	Evakuační rozhlas
→	Východy z objektu
— · —	Hranice požárně nebezpečného prostoru



ZMĚNA	DATUM	PODPIS

±0,000 = 246,580 m n.n. Bpv

				ampeng	
PROJEKTANT		VYPRACOVAL	KONTROLA	HL.INŽ.PROJEKTU	
Ing. J. Miklós		Ing. J. Miklós	Ing. Miroslav Praxl	Ing. Petr Kašpar	
AKCE				ČÍSLO ZAKÁZKY PBR 2012 006	
REKONSTRUKCE A MODERNIZACE DOMU KULTURY POKLAD S002 – OBJEKT DOMU KULTURY C00 – POŽÁRNĚ – BEZPEČNOSTNÍ ŘEŠENÍ				DOKUMENTACE DPS	
				MĚŘÍTKO 1:100	
				DATUM 11.2012	
				POČET FORMÁTŮ 6/A4	
OBSAH PŘÍLOHY				ČÍSLO KOPIE ČÁST ČÍSLO PŘÍLOHY	
PŮDORYS 1.NP – LEVÉ KŘÍDLO				A 07	
				KÓD DWP_DPS_A_S002_C00_P01(A)_121130	
DOKUMENTACI LZE UŽÍVAT POUZE VE SMYSLU PŘÍSLUŠNÉ SMLOUVY O DÍLO. VÝKRES, ČI JEHO ČÁST, MŮŽE BÝT KOPÍROVÁN NEBO JINÝM ZPŮSOBEM ROZŠÍŘOVÁN POUZE PO PŘEDCHOZÍM SOUHLASU VPÚ DECO PRAHA a.s.					